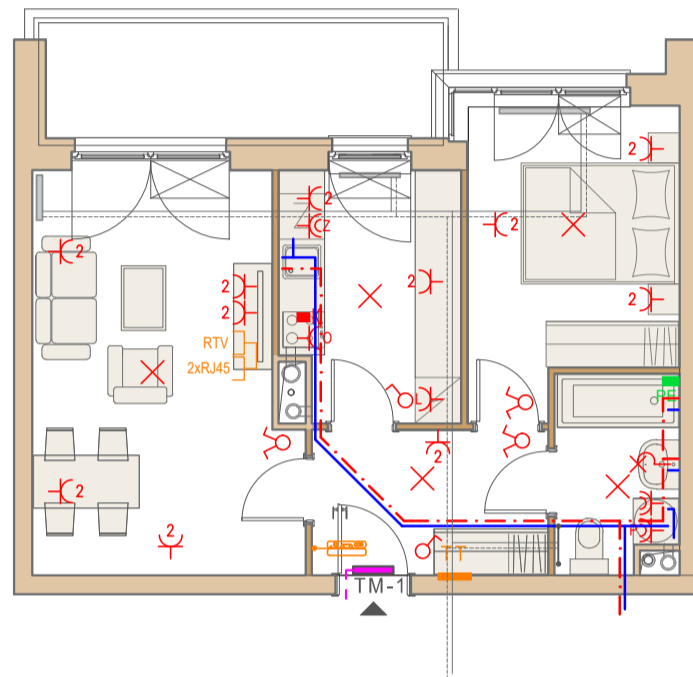
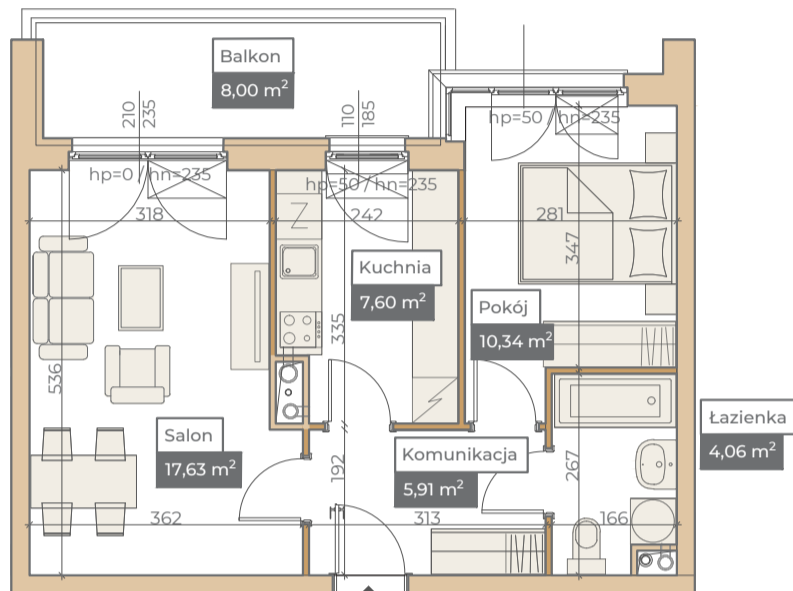
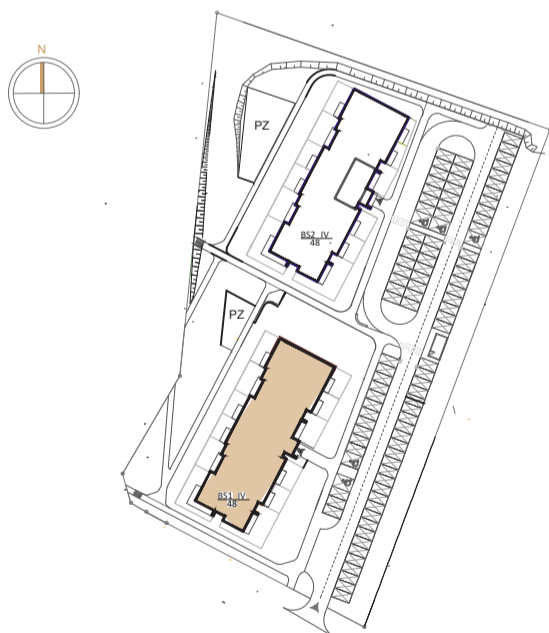
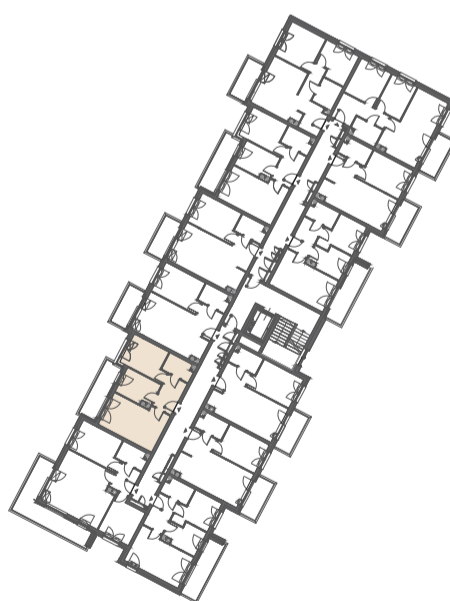


**Przykładowa aranżacja**
**Przebieg instalacji**


0 5m

SKALA 1:100


**Sytuacja**

**Rzut kondygnacji**

**Legenda**

- CENTRALNE OGRZEWANIE
- CIEPŁA WODA
- ZIMNA WODA
- GNIAZDA TELETECHNICZNE
- INSTALACJE ELEKTRYCZNE
- ELEKTRYCZNA TABLICA MIESZKANIOWA
- TECHNICZNA SKRZYNIKA MULTIMEDIALNA
- DOMOFON